
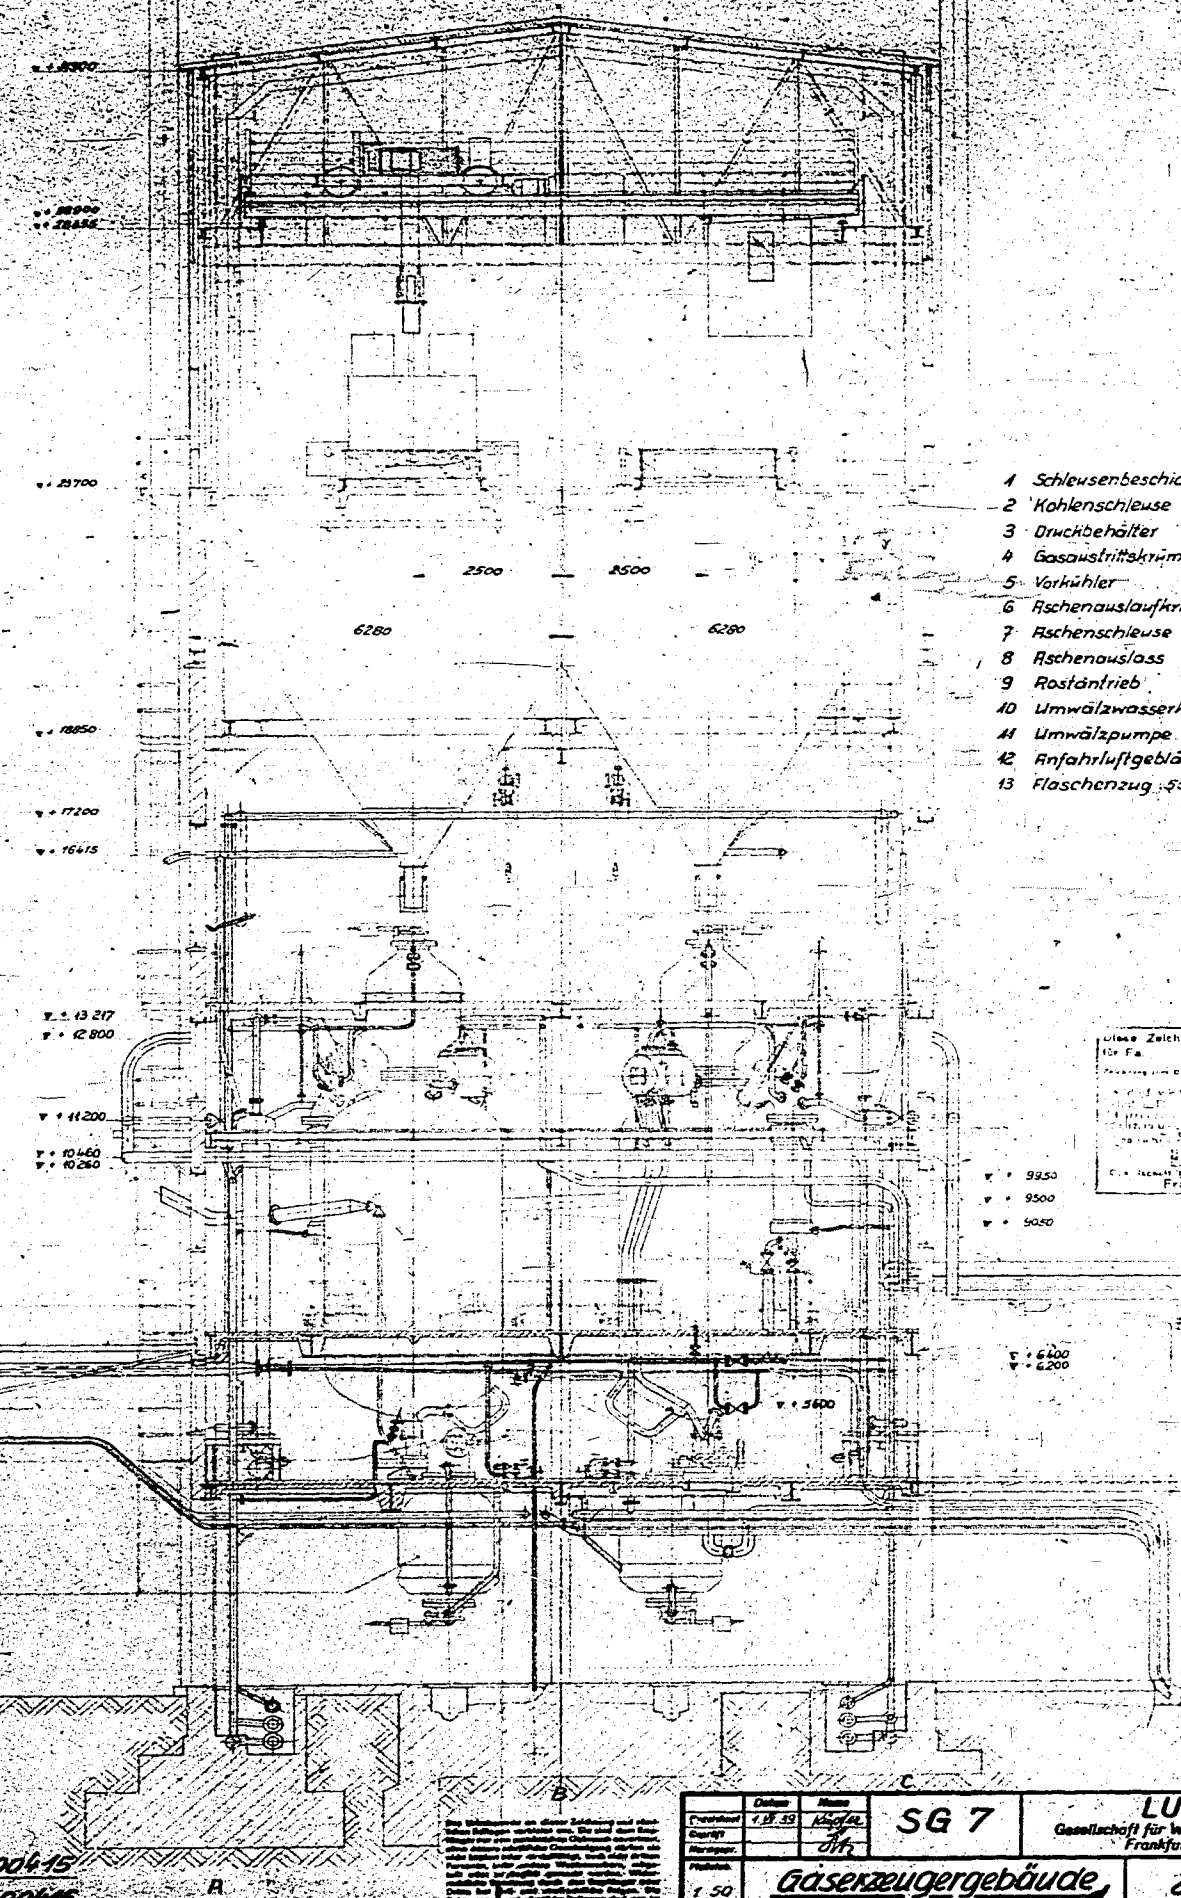


Schnitt a-a

Schnitt b-b

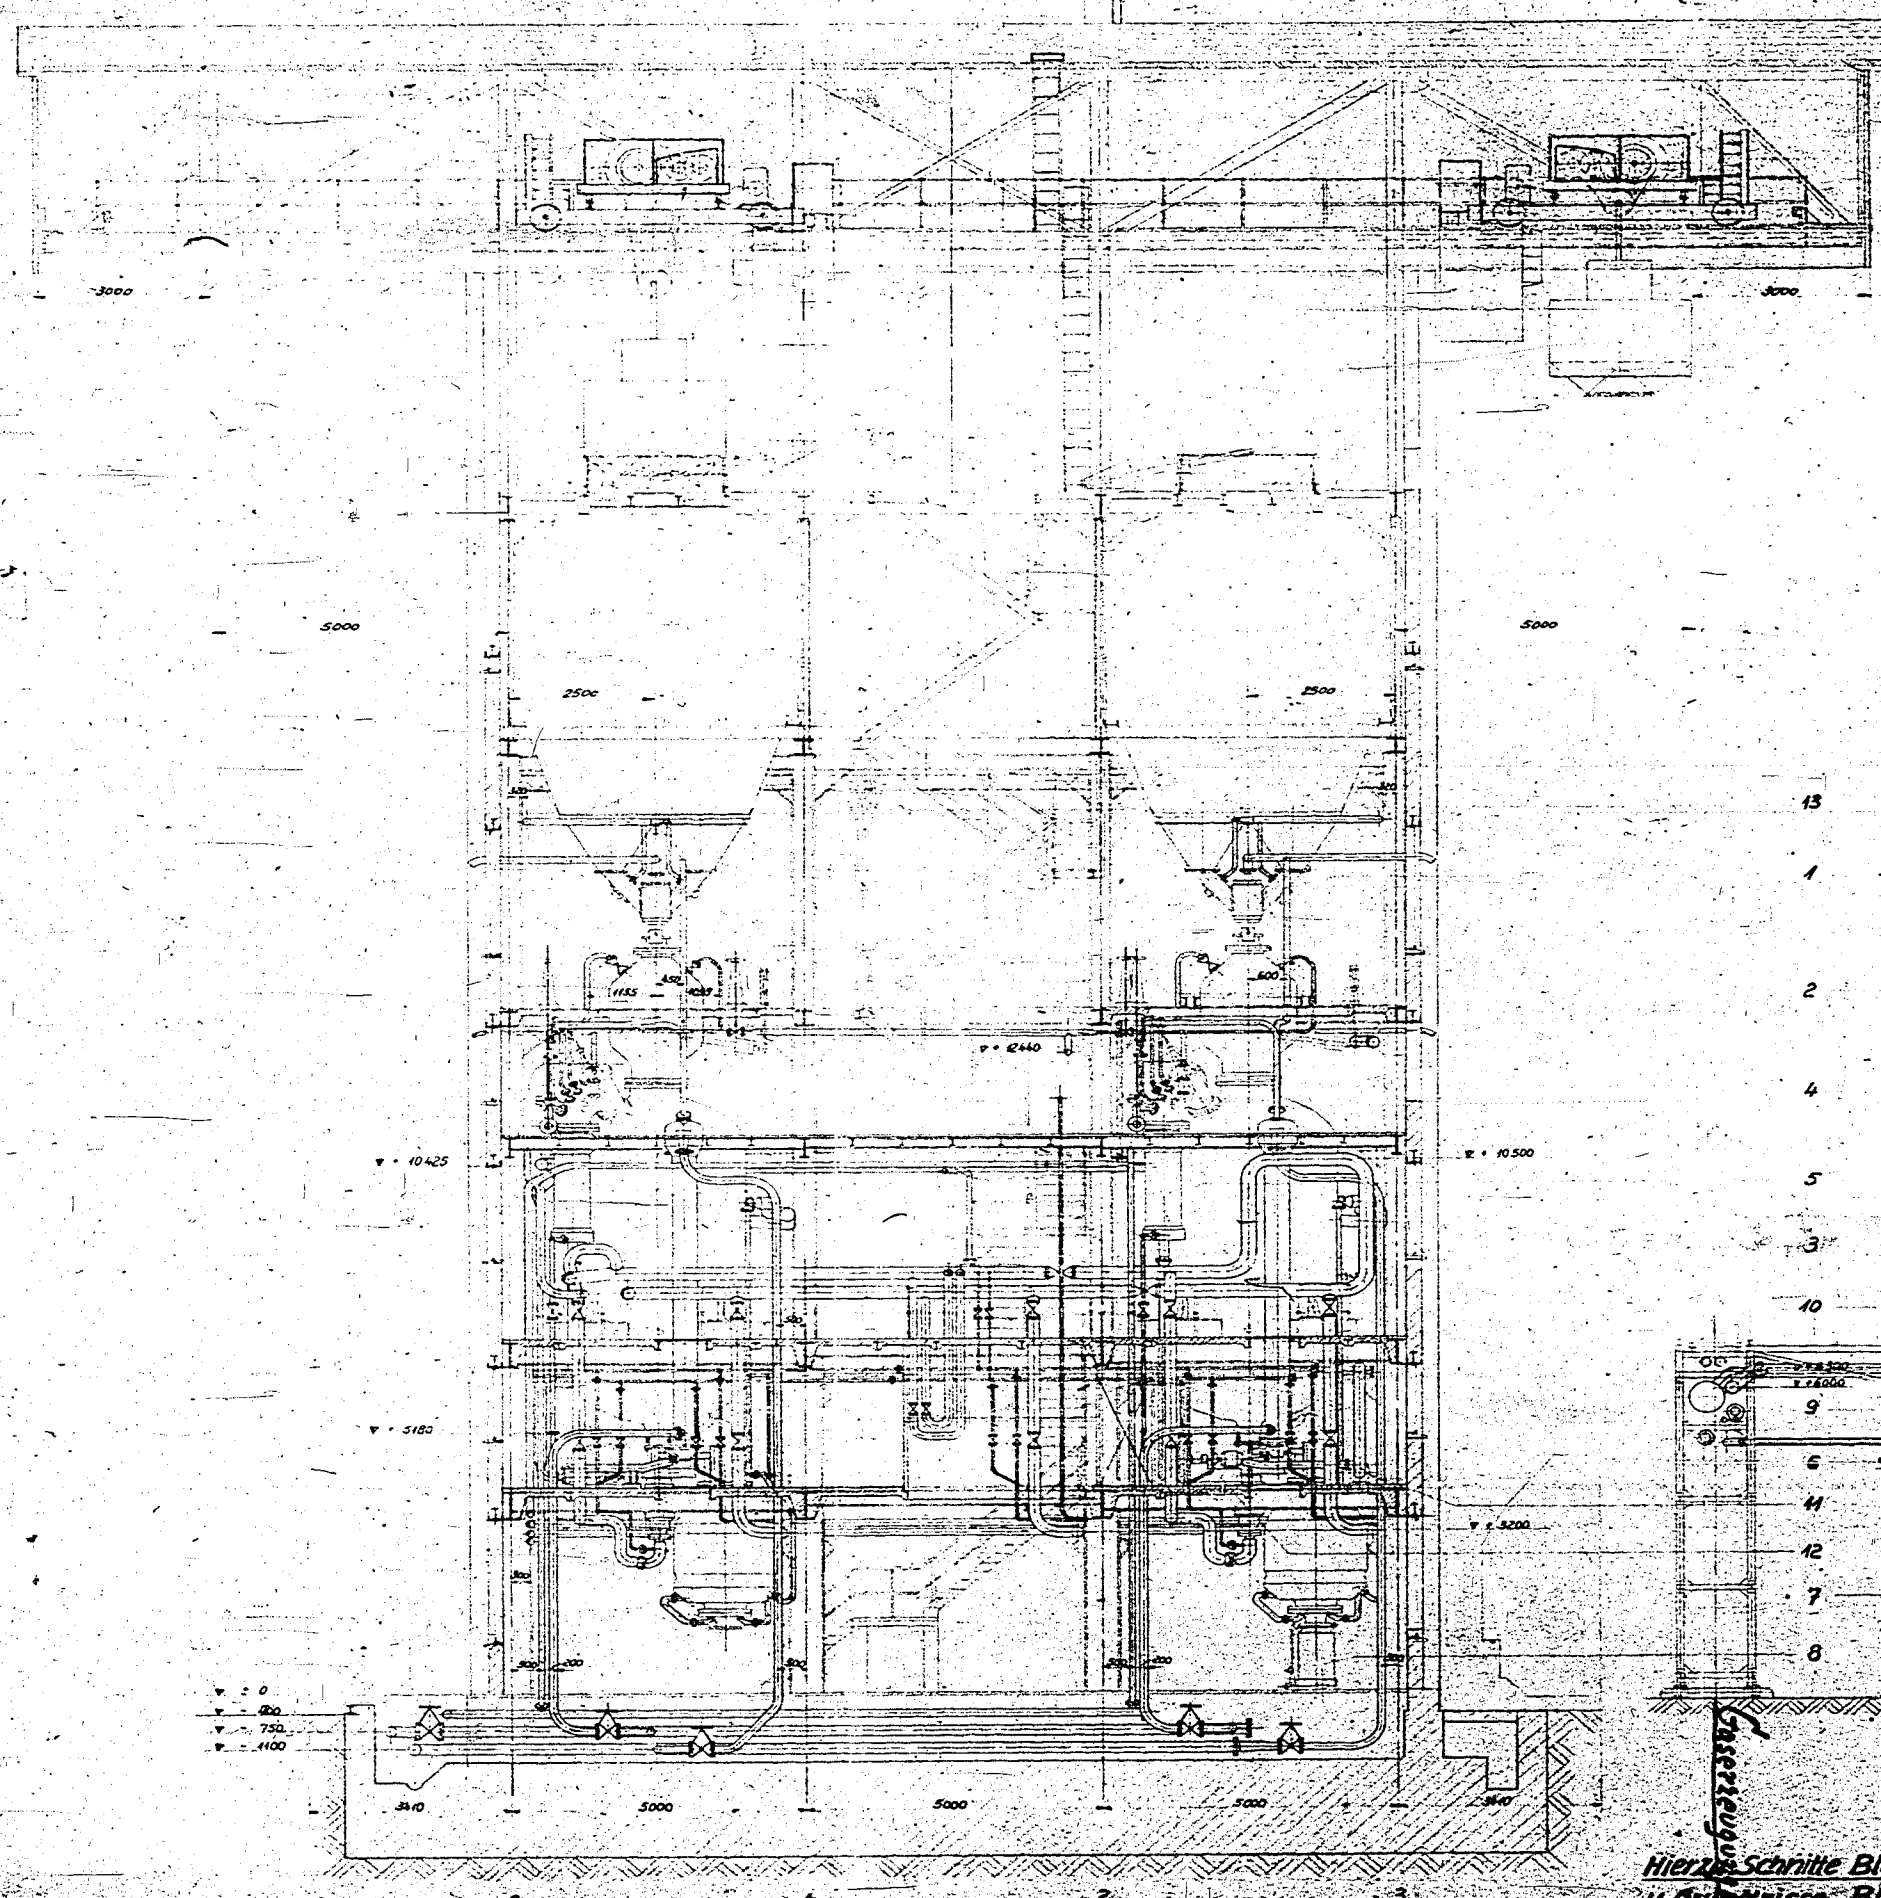

- 1 Schleusenbeschickung 200 128
- 2 Kohlschleuse 200 085
- 3 Druckbehälter 200 140
- 4 Gasaustrittskammer 200 087
- 5 Vorkühler 200 124
- 6 Aschenauslaufkrümmer 200 012
- 7 Aschenschleuse 200 131
- 8 Aschenauslass 200 400
- 9 Rostantrieb 5.6 E 1220
- 10 Umwälzwasserkühler 200 125
- 11 Umwälzpumpe 5.6 E 1102
- 12 Anfahrungsgebläse 5.6 E 1021
- 13 Flaschenzug 5000 kg 5.6 E 4301

Diese Zeichnung ist nur bestimmt für Fa. LURGI  
 C. & H. Techn. für Wärmetechnik m. b. H. Frankfurt a. M.

Hierzu: Schnitte Blatt I Zeich. 2004-15  
 u. Grundrisse Blatt II Zeich. 2004-16

Datum 1.12.19 Gezeichnet H. Hoff Geprüft J. Hoff Maßstab 1:50	Blatt SG 7	LURGI Gesellschaft für Wärmetechnik m. b. H. Frankfurt a. Main	
		Gaserzeugergebäude Zusammenstellung Gaserzeugung Schnitt	